

 



โครงการ

ปรับปรุงและต่อเติมพื้นที่ใต้อาคารเรียนรวมหลังเก่า
ให้เป็นพื้นที่ปฏิบัติการนิสิต หลักสูตรการจัดการธุรกิจ
การเงินและการลงทุน การตลาดดิจิทัล การบัญชี และเศรษฐศาสตร์

คณะบริหารธุรกิจและนิเทศศาสตร์
มหาวิทยาลัยพะเยา



สารบัญแบบ			สัญลักษณ์แบบ รายการข้อกำหนด		รายการประกอบแบบ		 โครงการ : ปรับปรุงอาคารเรียน ๕๐๖ อาคารเรียนรวมตึกเก่า ให้เป็นตึกเรียน ๕๐๖ อาคารเรียนรวมตึกใหม่ การปรับปรุงอาคารเรียน การปรับปรุงอาคารเรียน การปรับปรุงอาคารเรียน ผู้เสนอ : มหาวิทยาลัยกรุงเทพ อนุมัติ :  รองศาสตราจารย์ ดร.สุภากร พงศมนะ อธิการบดีมหาวิทยาลัยกรุงเทพ ออกแบบโดย :  CONSIGN engineering สถาปนิก วิศวกรโยธา  นายสมชาย แสงสุพรรณ พย. ๖๒1๐๖ วิศวกรไฟฟ้า วิศวกรสุขาภิบาล วิศวกรเครื่องกล รายงานการแก้ไข : นายสมชาย แสงสุพรรณ วิศวกรโยธา (ประธานคณะกรรมการควบคุมอาคาร) นายสมชาย แสงสุพรรณ วิศวกรโยธา (วิศวกรควบคุมอาคาร) ผู้เขียน : อ.กนกกร นายสมชาย แสงสุพรรณ วันที่รับ วันที่ รวม 15 A-01
แผ่นที่	รายละเอียดแบบสถาปัตยกรรม	หมายเหตุ	สัญลักษณ์ห้อง	สัญลักษณ์	รายละเอียดข้อกำหนด	หมายเหตุ	
A-01	สถาปัตย์						
A-02	อาคารเรียนรวมและอาคารประกอบ						
A-03	อาคารเรียนรวม						
A-04	อาคารเรียนรวม						
A-05	อาคารเรียนรวม						
A-06	อาคารเรียนรวม						
A-07	อาคารเรียนรวม						
A-08	อาคารเรียนรวม						
A-09	อาคารเรียนรวม						
A-10	อาคารเรียนรวม						
S-01	โครงสร้าง						
EE-01	ไฟฟ้า						
EE-02	ระบบปรับอากาศ						
EE-03	ระบบไฟฟ้า						
EE-04	ระบบประปา						

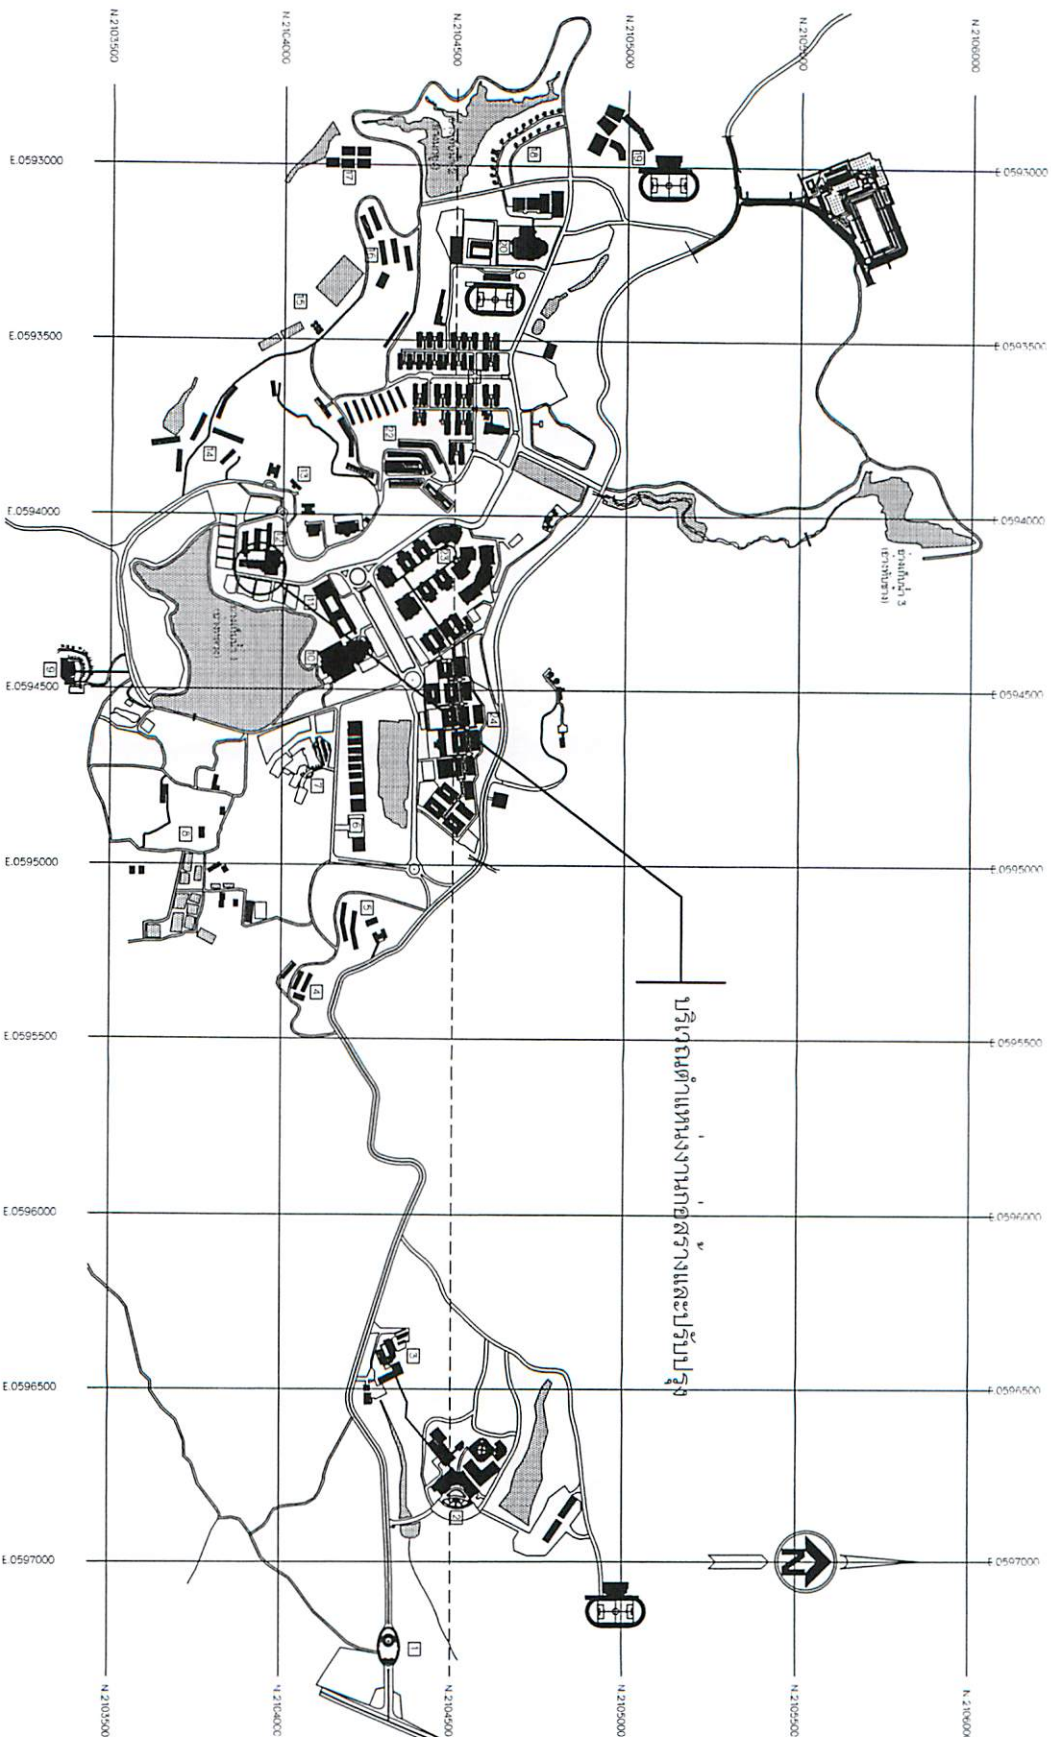

1	พระบรมราชานุสาวรีย์สมเด็จพระนเรศวรมหาราช	11	อาคารสำนักงานอธิการบดี	17	โรงฝึกมวยและฝึกต่อสู้ในร่ม	24	ศูนย์บริการสุขภาพและศูนย์วิจัยทางการแพทย์
2	คณะเกษตรศาสตร์และทรัพยากรธรรมชาติ	12	อาคารเรียนรวม	18	ศูนย์บริการสุขภาพและศูนย์วิจัยทางการแพทย์ (ตึก 20)		คณะวิทยาศาสตร์
3	คณะศึกษาศาสตร์		คณะศึกษาศาสตร์	19	โรงฝึกมวยและฝึกต่อสู้ในร่ม		คณะมนุษยศาสตร์
4	คณะพาณิชยศาสตร์และการบัญชี		คณะพาณิชยศาสตร์และการบัญชี	20	อาคารเรียนรวมและศูนย์วิจัยทางการแพทย์		คณะศึกษาศาสตร์
5	คณะวิทยาศาสตร์และเทคโนโลยี		คณะวิทยาศาสตร์และเทคโนโลยี	21	ศูนย์บริการสุขภาพและศูนย์วิจัยทางการแพทย์		คณะศึกษาศาสตร์
6	คณะวิศวกรรมศาสตร์		คณะวิศวกรรมศาสตร์	22	ศูนย์บริการสุขภาพและศูนย์วิจัยทางการแพทย์		คณะศึกษาศาสตร์
7	คณะศิลปกรรมศาสตร์		คณะศิลปกรรมศาสตร์	23	ศูนย์บริการสุขภาพและศูนย์วิจัยทางการแพทย์		คณะศึกษาศาสตร์
8	คณะสัตวแพทยศาสตร์		คณะสัตวแพทยศาสตร์		ศูนย์บริการสุขภาพและศูนย์วิจัยทางการแพทย์		คณะศึกษาศาสตร์
9	คณะพยาบาลศาสตร์		คณะพยาบาลศาสตร์		ศูนย์บริการสุขภาพและศูนย์วิจัยทางการแพทย์		คณะศึกษาศาสตร์
10	คณะบริหารธุรกิจ		คณะบริหารธุรกิจ		ศูนย์บริการสุขภาพและศูนย์วิจัยทางการแพทย์		คณะศึกษาศาสตร์



แผนผังมหาวิทยาลัยพะเยา
มาตราส่วน 1 : 15,000



โครงการ :
ปรับปรุงและก่อสร้างอาคารเรียนรวม
และศูนย์บริการสุขภาพ
และศูนย์วิจัยทางการแพทย์
ภาคเกษตรศาสตร์
การก่อสร้าง และวางผัง

ที่ตั้ง :
มหาวิทยาลัยพะเยา

ผู้จัดทำ :
นายสมชาย หงษ์ทอง
นายสมชาย หงษ์ทอง
นายสมชาย หงษ์ทอง

ออกแบบโดย :
CONSIGN
CONSULTING ENGINEERING

สถาปนิก :
นายสมชาย หงษ์ทอง
นายสมชาย หงษ์ทอง

วิศวกร :
นายสมชาย หงษ์ทอง
นายสมชาย หงษ์ทอง

ช่างเทคนิค :
นายสมชาย หงษ์ทอง
นายสมชาย หงษ์ทอง

ช่างเขียน :
นายสมชาย หงษ์ทอง
นายสมชาย หงษ์ทอง

ช่างพิมพ์ :
นายสมชาย หงษ์ทอง
นายสมชาย หงษ์ทอง

ผู้จัดทำ :
นายสมชาย หงษ์ทอง
นายสมชาย หงษ์ทอง

หน้า
15
A-02

กฎการขยาย 1

MDA Self Access

—ตำแน่งงานก่อสร้างและปลูก



SCALE



1. **วัตถุประสงค์ :**
 เพื่อส่งเสริมให้เด็กได้เรียนรู้เกี่ยวกับธรรมชาติและสิ่งแวดล้อม
 ได้เป็นอย่างดี และสามารถนำความรู้ที่ได้รับไปใช้ในการ
 การดำเนินชีวิตประจำวัน การดูแลสุขภาพ
 การอนุรักษ์ และพัฒนาสังคม

มหาวิทยาลัยสุโขทัย

ପ୍ରଶ୍ନ :

အသံအသွယ်များကို ကွဲပြားစွာ ဖော်ပြနိုင်ရန်
ပိုမိုကောင်းမွန်စွာ ပြုပြင်ဆင်ခြင်ရမည်။


CONSIGN
 02-25116677

มหาวิทยาลัย

အမည် သက်သေခံသူ
ဖုန်းနံပါတ် ၀၉-၆၂၁၉၆

အိမ်ထောင်စု

វិស័យសេវាសាធារណៈ

સાતમાર્ગના પાણીના જાળ

รวมค่าเช่าบ้าน : ๑๐๐ บาท

Amundt D. Amundt
 ជួយដល់ការអភិវឌ្ឍន៍ គណៈប្រតិភូស្តីទី ភ្នំពេញ
 (អគ្គនាយកដ្ឋានប្រឹក្សាភិបាលស្ថាប័នសាធារណៈ)

นางสาวจรรยาพร หันนาคกุลกิจ
(ข้าราชการบำนาญสำนักงานปลัดกระทรวง)

ชื่อ : สมชาย
 นามสกุล : สมชาย

[illegible]

A-03

15



โครงการ :
ปรับปรุงและเพิ่มพื้นที่สีเขียวในเขตชุมชน
พื้นที่โครงการ : 10 ไร่ 2 งาน 10 ตารางวา
พื้นที่โครงการ : 16,320 ตารางวา
พื้นที่โครงการ : 16,320 ตารางวา

พื้นที่ :
พื้นที่โครงการ

ผู้จัดทำ :
นางสาวกมลทิพย์ นามวงศ์
นายวิชาญ นามวงศ์

บริษัท :
CONSIGN CONSULTING


วันที่ :
วันที่ 15 ตุลาคม 2561
เอกสาร :
เอกสารประกอบ

ชื่อโครงการ :
ปรับปรุงและเพิ่มพื้นที่สีเขียวในเขตชุมชน
พื้นที่โครงการ : 10 ไร่ 2 งาน 10 ตารางวา
พื้นที่โครงการ : 16,320 ตารางวา
พื้นที่โครงการ : 16,320 ตารางวา

ชื่อโครงการ :
ปรับปรุงและเพิ่มพื้นที่สีเขียวในเขตชุมชน
พื้นที่โครงการ : 10 ไร่ 2 งาน 10 ตารางวา
พื้นที่โครงการ : 16,320 ตารางวา
พื้นที่โครงการ : 16,320 ตารางวา

ชื่อโครงการ :
ปรับปรุงและเพิ่มพื้นที่สีเขียวในเขตชุมชน
พื้นที่โครงการ : 10 ไร่ 2 งาน 10 ตารางวา
พื้นที่โครงการ : 16,320 ตารางวา
พื้นที่โครงการ : 16,320 ตารางวา




ชื่อโครงการ :
ปรับปรุงและเพิ่มพื้นที่สีเขียวในเขตชุมชน
พื้นที่โครงการ : 10 ไร่ 2 งาน 10 ตารางวา
พื้นที่โครงการ : 16,320 ตารางวา
พื้นที่โครงการ : 16,320 ตารางวา

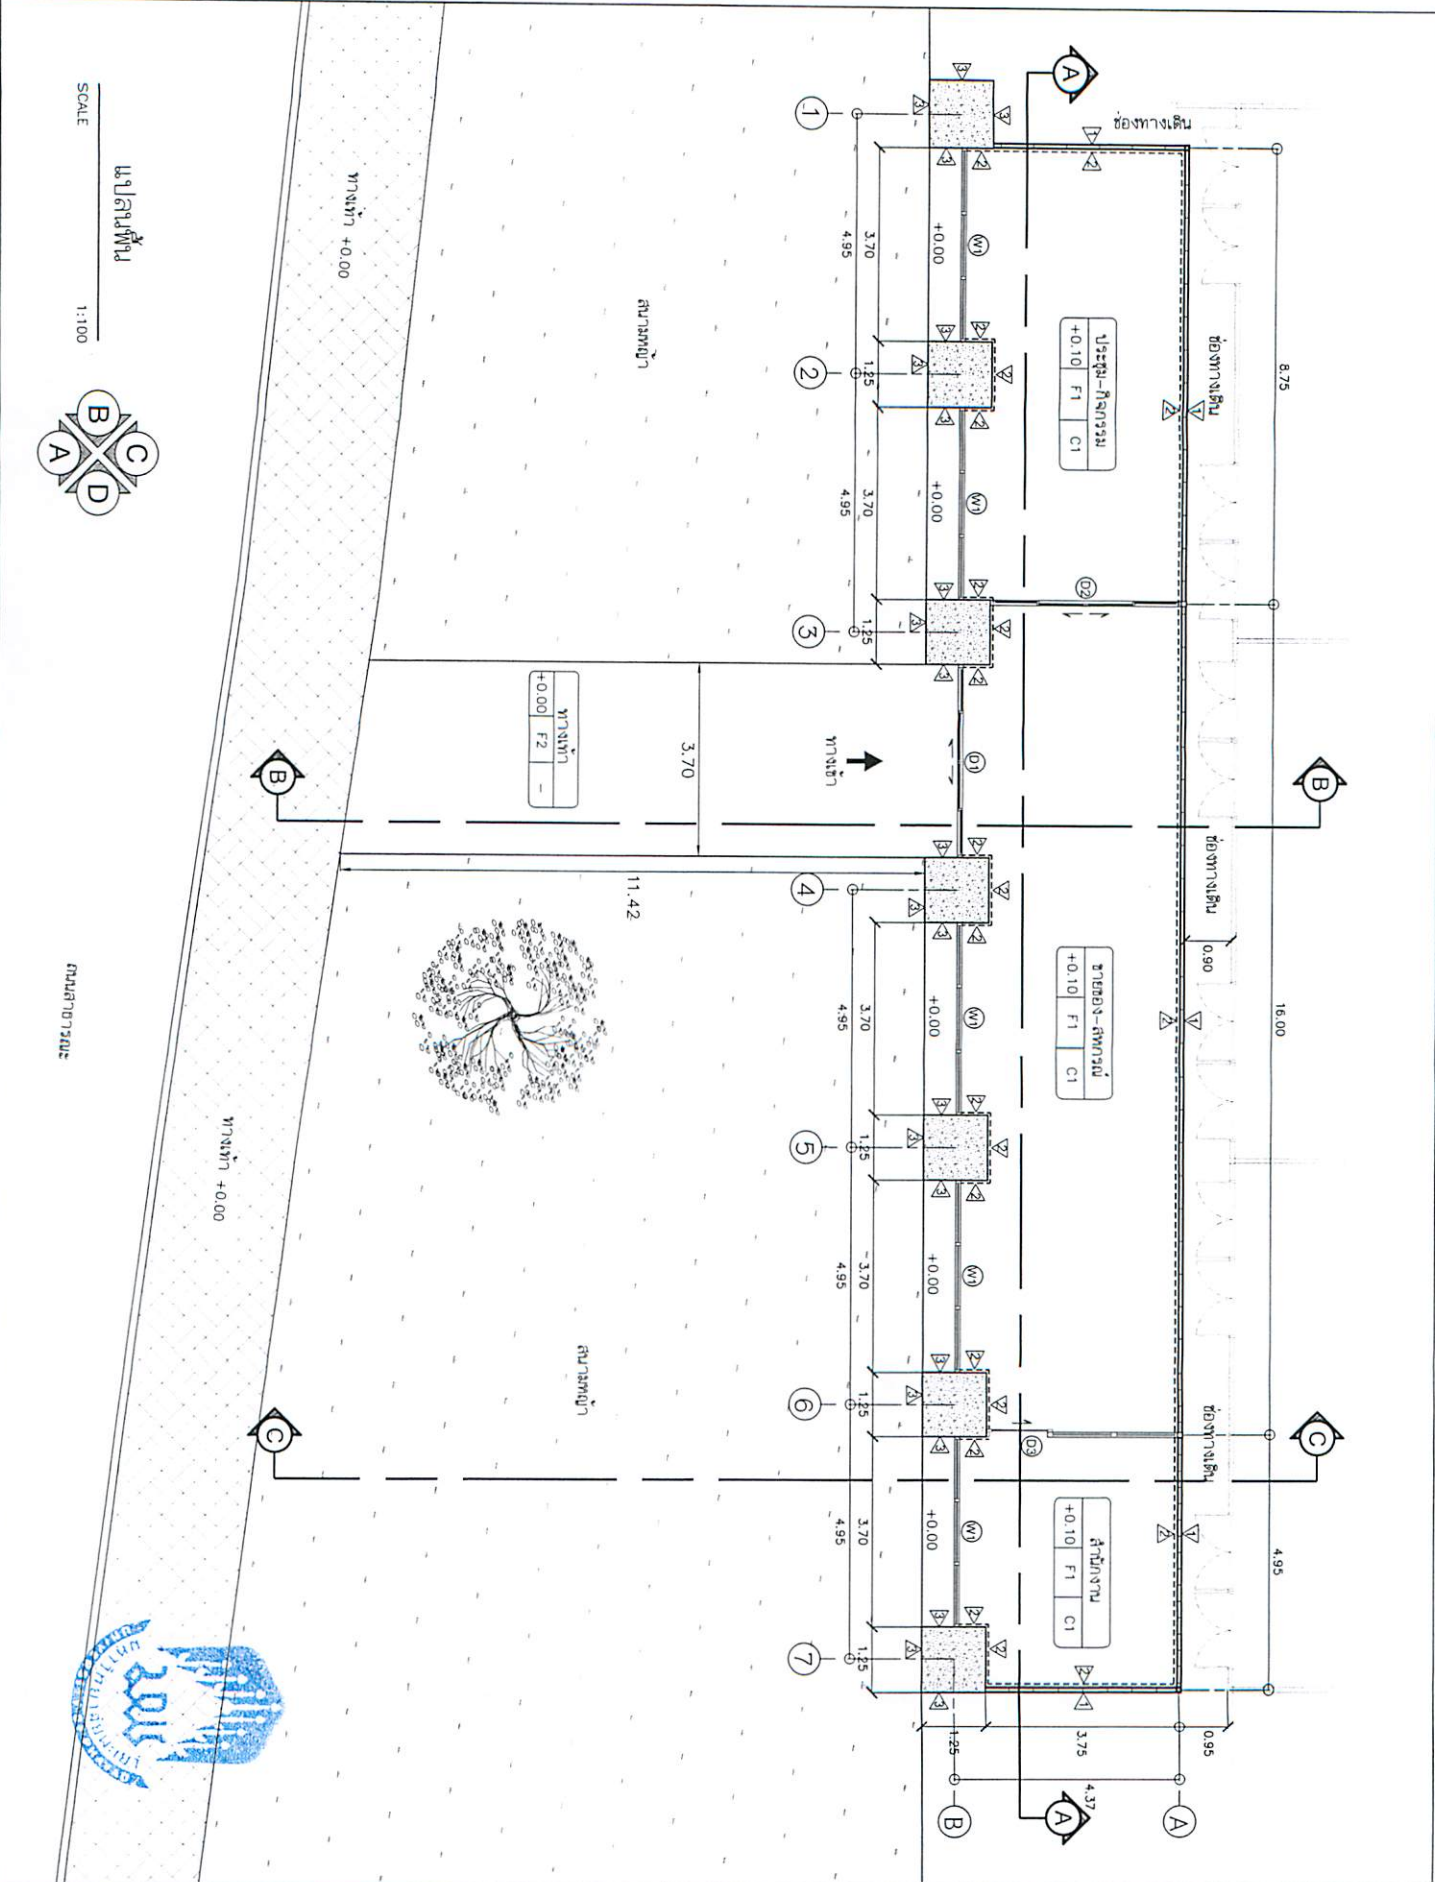


SCALE 1:100




แผนที่ทางหลวง

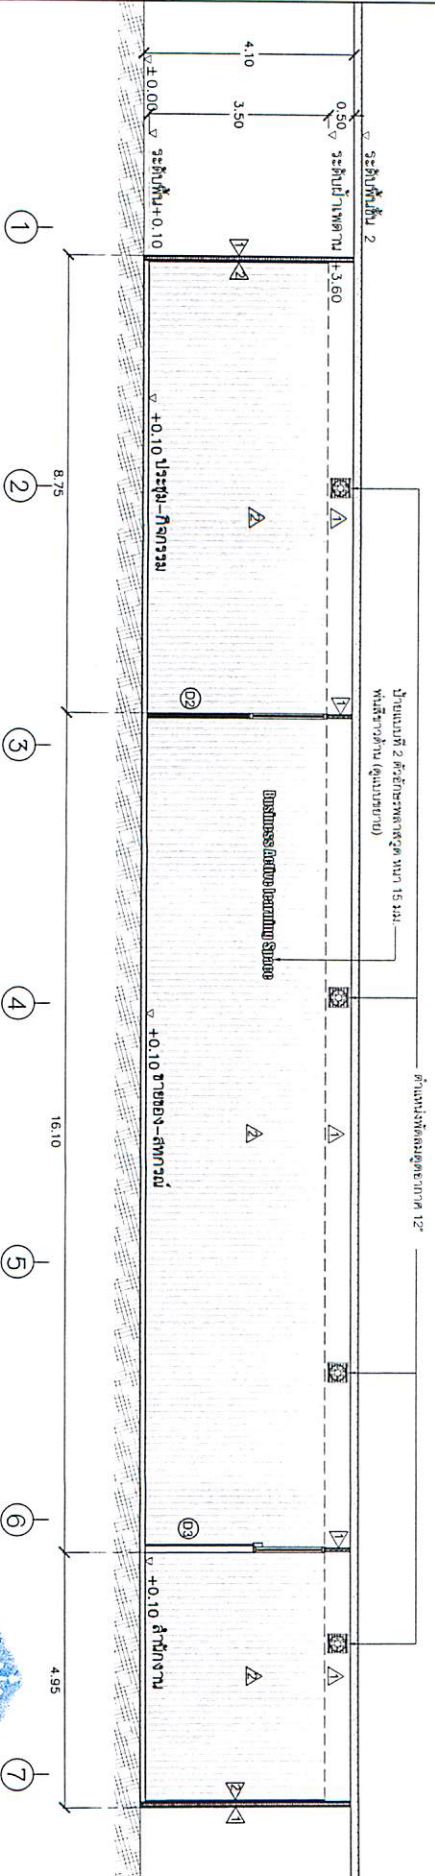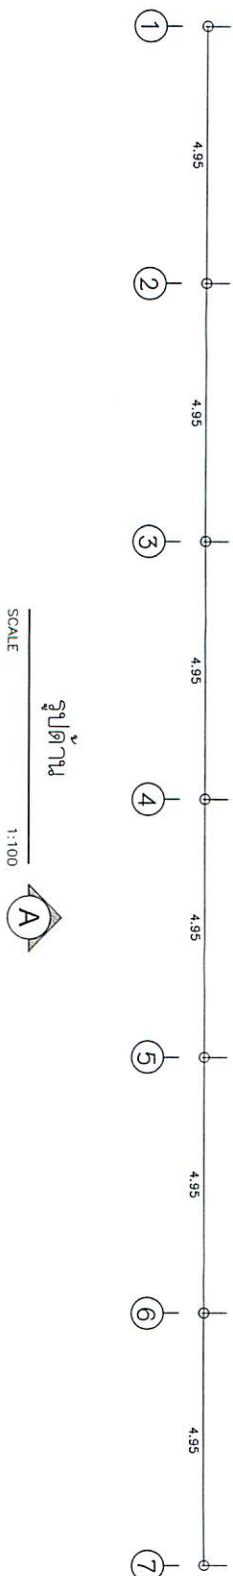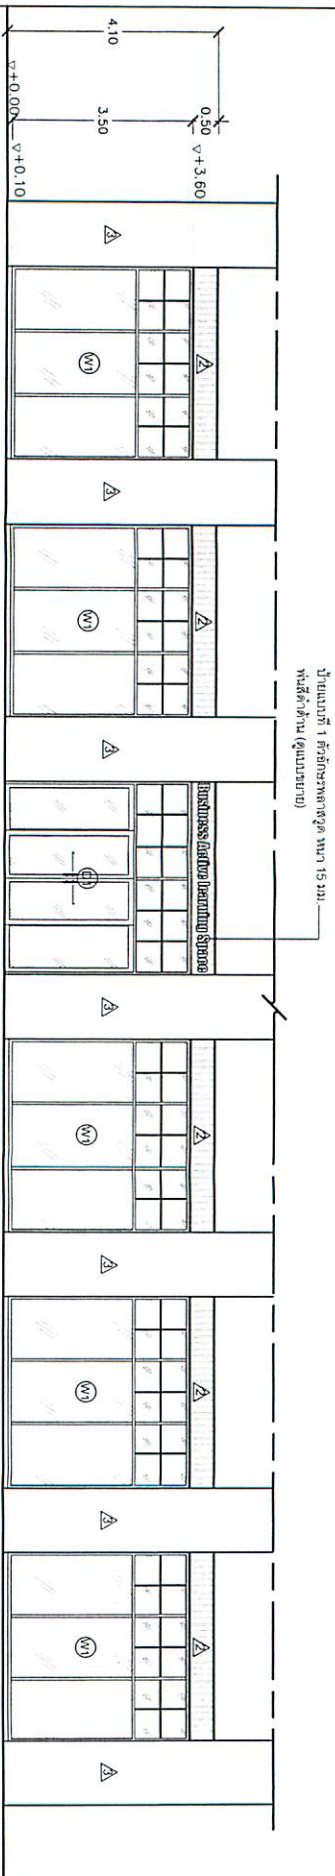

สิ่งพิมพ์ฉบับ	รายละเอียด
△	หนังสืออ้างอิงรูป ISOWALL 4" สีขาวเรียบ 2 คืบ แผ่น 0.35 มม.
△	แผ่นงมสีทอง PVC ขนาด 16X29X2 cm.
△	ทำสีน้ำอะครีลิกสีฟ้าเงา (ใช้เคลือบ)

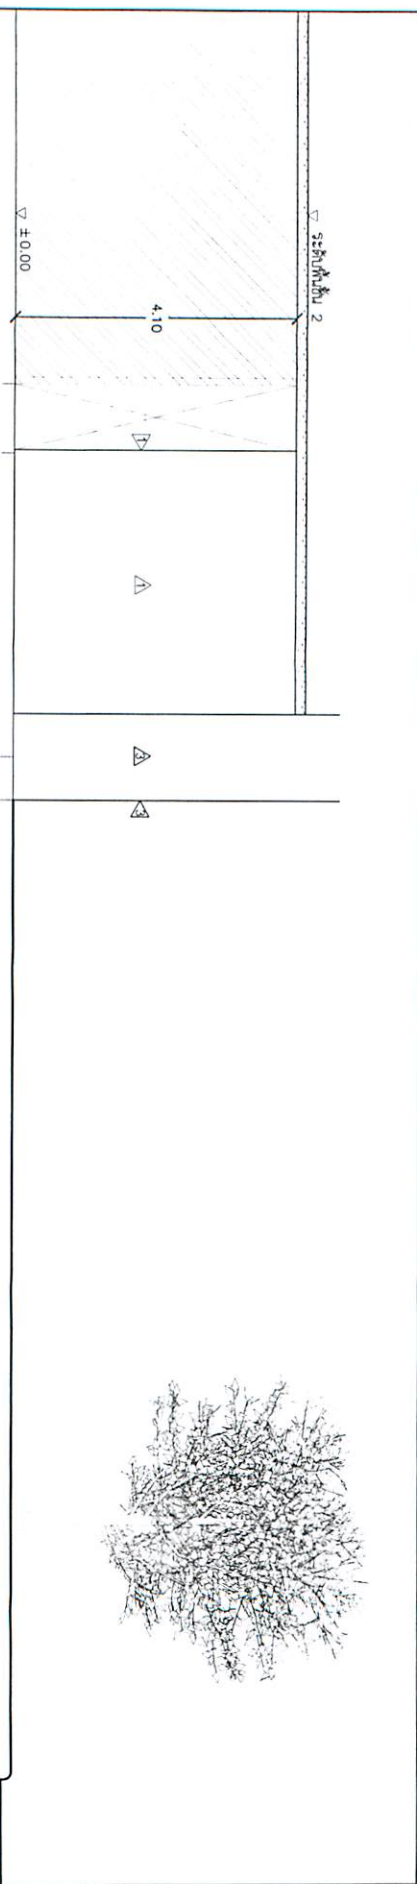

รูปด้าน
SCALE 1:75

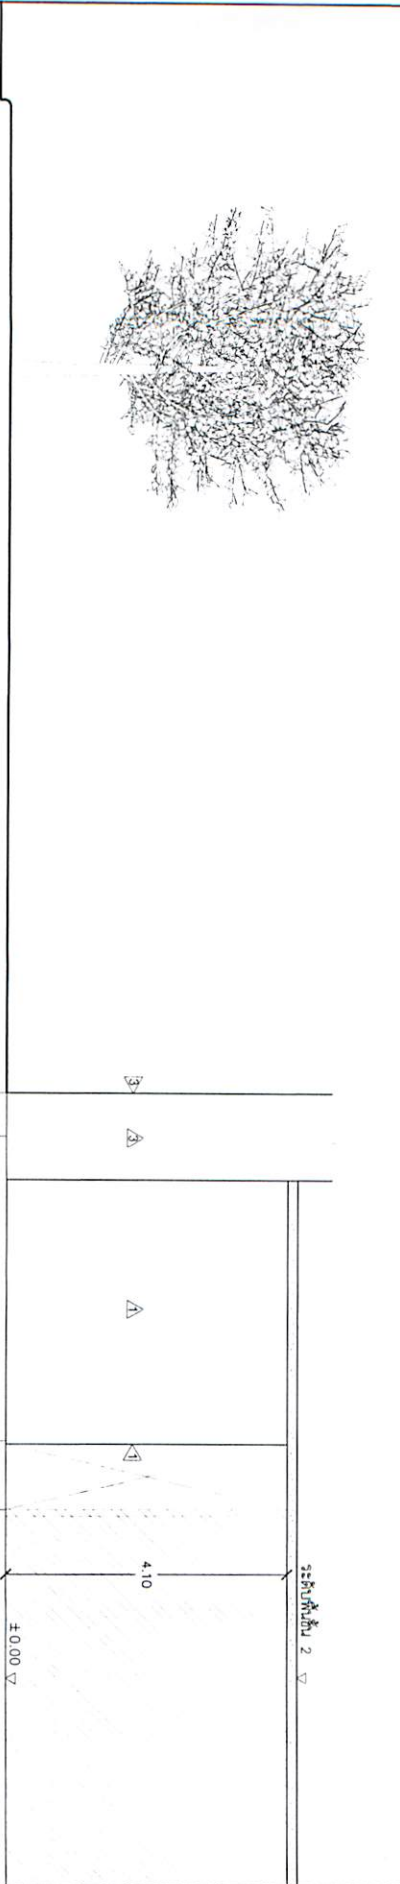

รูปด้าน
SCALE 1:75

ลักษณะงาน	รายละเอียด
△	ผิวดินตามรูป ISOWALL 4" สีขาว สูง 2 ต่ำ 0.35 มม.
△	ผิวดินตามรูป PWC ขนาด 16x290x2 cm.
△	ทำคูน้ำและคันดินข้างทาง (เพื่อป้องกันน้ำ)

รูปด้าน
SCALE 1:75



โครงการ :
ปรับปรุงและเพิ่มประสิทธิภาพระบบระบายน้ำ
ในเขตพื้นที่โครงการพัฒนาพื้นที่เกษตรกรรม
การพัฒนาระบบระบายน้ำ การก่อสร้างคูน้ำ
การขุดลอก คูน้ำและคันดิน

สถานที่ :
พื้นที่โครงการพัฒนา

ผู้จัดทำ :
นายสมชาย ใจดี

นายสมชาย ใจดี
ผู้อำนวยการโครงการพัฒนาพื้นที่เกษตรกรรม
กรมทรัพยากรธรรมชาติและสิ่งแวดล้อม

นายสมชาย ใจดี
CONSIGN
CONSIGN

นายสมชาย ใจดี

นายสมชาย ใจดี

โครงการ :
ปรับปรุงและเพิ่มประสิทธิภาพในการจัดการทรัพยากร
ป่าไม้และสัตว์ป่าในพื้นที่อนุรักษ์
การดำเนินงานตามแผนยุทธศาสตร์
การอนุรักษ์ และจัดการทรัพยากร

จำนวน :
หน้า 1 จาก 1 หน้า

ผู้จัดทำ :
นางสาวอรุณรัตน์ ห่อหุ้ม พจนานุกรม
เจ้าหน้าที่ฝ่ายเทคนิค

สถานที่ :
CONSIGN
สำนักงานโครงการ

วันที่ :
วันที่ 15 สิงหาคม 2561

ชื่อโครงการ :
โครงการปรับปรุงและเพิ่มประสิทธิภาพในการจัดการทรัพยากรป่าไม้และสัตว์ป่าในพื้นที่อนุรักษ์

ชื่อผู้จัดทำ :
นางสาวอรุณรัตน์ ห่อหุ้ม พจนานุกรม

ชื่อตำแหน่ง :
เจ้าหน้าที่ฝ่ายเทคนิค

ชื่อหน่วยงาน :
กรมทรัพยากรธรรมชาติและสิ่งแวดล้อม

ชื่อพื้นที่ :
พื้นที่อนุรักษ์

ชื่อโครงการย่อย :
โครงการปรับปรุงและเพิ่มประสิทธิภาพในการจัดการทรัพยากรป่าไม้และสัตว์ป่าในพื้นที่อนุรักษ์

ชื่อพื้นที่ย่อย :
พื้นที่อนุรักษ์

ชื่อพื้นที่ย่อย :
พื้นที่อนุรักษ์

ชื่อพื้นที่ย่อย :
พื้นที่อนุรักษ์

C1 คู่มือการอนุรักษ์ 60x120 ซม. หน้า 9 มม.
โครงการอนุรักษ์สัตว์ป่า 1-588 (สัตว์ป่า)

พื้นที่อนุรักษ์สัตว์ป่า
โครงการอนุรักษ์สัตว์ป่า (แบบขยาย)



ทางเท้า +0.15


ทางเท้า +0.00

แปลนพื้นที่อนุรักษ์

SCALE 1:100

กรมทรัพยากรธรรมชาติและสิ่งแวดล้อม


3.70

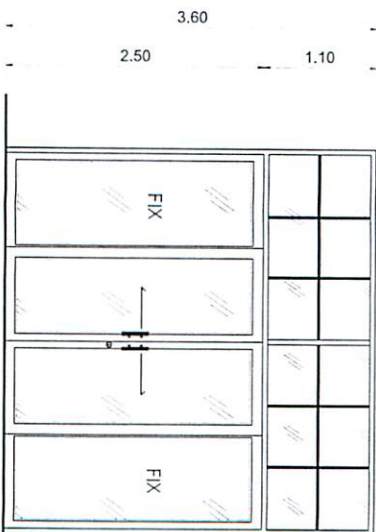

D1

รายละเอียด	หมายเหตุ
ขนาด	ขนาดหน้าต่างสูง 2.50 ม. กว้าง 3.60 ม. - ติดผนังภายนอกอาคาร
วัสดุ	อลูมิเนียมสีเงิน
กระจก	กระจกใส 6 มม.
ประตู	ไม่มี
บานพับ	บานพับแบบซ่อน
การติดตั้ง	ติดตั้งแบบฝังผนัง


3.70

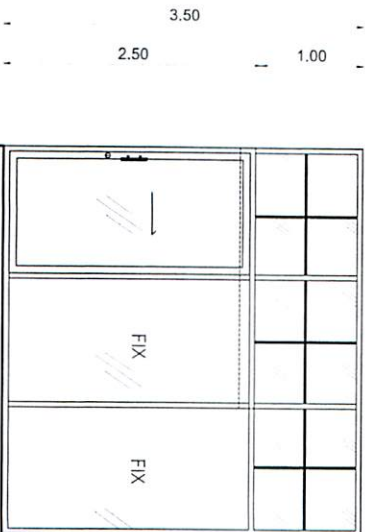

D3

รายละเอียด	หมายเหตุ
ขนาด	ขนาดหน้าต่างสูง 2.50 ม. กว้าง 3.50 ม. - ติดผนังภายนอกอาคาร
วัสดุ	อลูมิเนียมสีเงิน
กระจก	กระจกใส 6 มม.
ประตู	ไม่มี
บานพับ	บานพับแบบซ่อน
การติดตั้ง	ติดตั้งแบบฝังผนัง


3.70

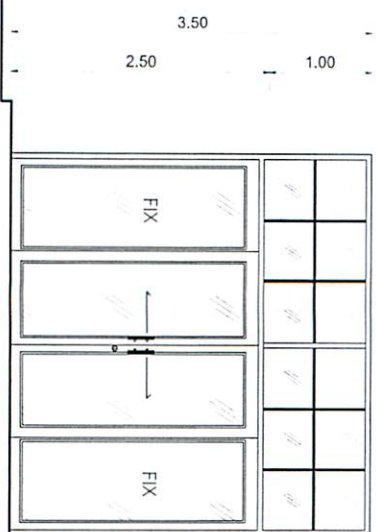

D2

รายละเอียด	หมายเหตุ
ขนาด	ขนาดหน้าต่างสูง 2.50 ม. กว้าง 3.50 ม. - ติดผนังภายนอกอาคาร
วัสดุ	อลูมิเนียมสีเงิน
กระจก	กระจกใส 6 มม.
ประตู	ไม่มี
บานพับ	บานพับแบบซ่อน
การติดตั้ง	ติดตั้งแบบฝังผนัง

3.70

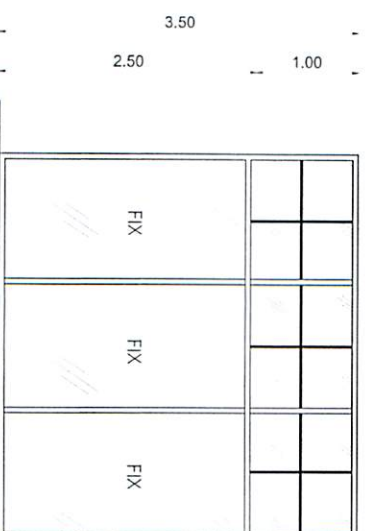

D1

รายละเอียด	หมายเหตุ
ขนาด	ขนาดหน้าต่างสูง 2.50 ม. กว้าง 3.50 ม. - ติดผนังภายนอกอาคาร
วัสดุ	อลูมิเนียมสีเงิน
กระจก	กระจกใส 6 มม.
ประตู	ไม่มี
บานพับ	บานพับแบบซ่อน
การติดตั้ง	ติดตั้งแบบฝังผนัง



โครงการ :
ปรับปรุงอาคารเรียน
โรงเรียนบ้านหนองบัว
ตำบลหนองบัว
อำเภอหนองบัว
จังหวัดขอนแก่น

วันที่ :
15/05/2561

ผู้จัดทำ :
นายสมชาย ใจดี

นายสมชาย ใจดี

รายการประกอบแบบแปลน - หน้าต่าง
SCALE 1:50





1:15

สัญลักษณ์แบบ	รายละเอียด
แบบที่ 1	ป้ายตัวอักษรรพาลาสู๊ด ทนฯ 15 มม.พื้นสีดำด้าน • ติดตั้งภายนอก
แบบที่ 2	ป้ายตัวอักษรรพาลาสู๊ด ทนฯ 15 มม.พื้นสีขาวด้าน • ติดตั้งภายใน





โครงการ :
ปรับปรุงและซ่อมแซมโครงสร้างทางเดิน
บริเวณโรงเรียนวัดบ้านดอน
ตำบลบ้านดอน อำเภอเมือง
จังหวัดสุราษฎร์ธานี

ผู้จัดทำ :
นายวิชาญ วัฒนกุล

ตรวจสอบ :
นายวิชาญ วัฒนกุล

CON SIGN
นายวิชาญ วัฒนกุล

นายวิชาญ วัฒนกุล

นายวิชาญ วัฒนกุล

นายวิชาญ วัฒนกุล

นายวิชาญ วัฒนกุล

นายวิชาญ วัฒนกุล

นายวิชาญ วัฒนกุล



นายวิชาญ วัฒนกุล

นายวิชาญ วัฒนกุล

หน้า 15

S-01

แบบขยายพื้น (S)

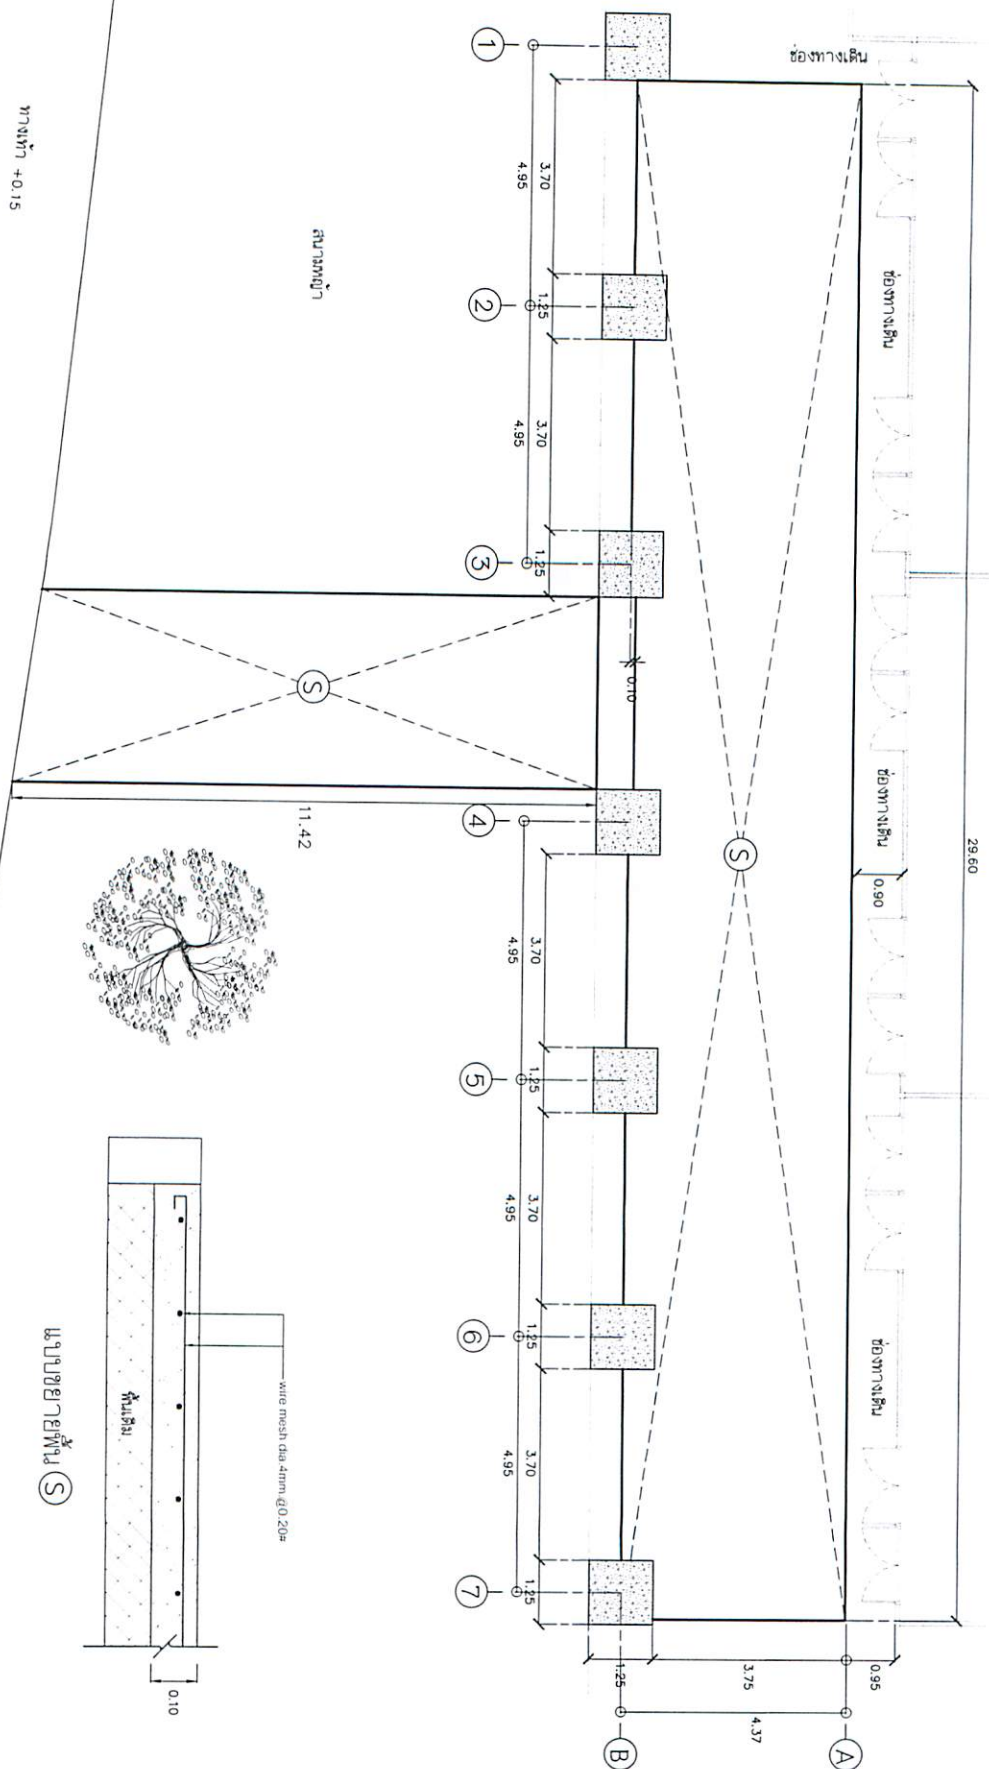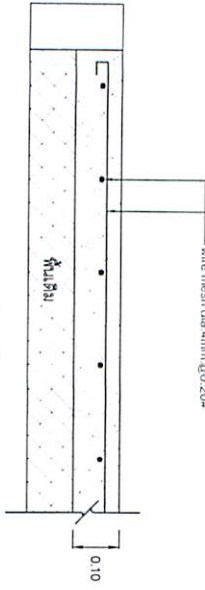


แปลนโครงสร้างพื้น


SCALE 1:100

ถนนสาย 100


สัญลักษณ์ประกอบแบบ	
สัญลักษณ์	รายละเอียด
	FUORESCENT 1X36 W.220 V.50Hz แบบหลอดตะเกียบหรือหลอดรูปทรงแปดเหลี่ยม
	FUORESCENT 1X318W.220 V.50Hz แบบหลอดรูปทรงแฉลิม หรือหลอดรูปทรงแปดเหลี่ยม
	FUORESCENT LAMP 32W.220V.50 Hz หลอดแบบเกลียวขนายหนึ่ง
	COMPACT FUORESCENT LAMP 9 W.220V.50 Hz. SCREW TYPE (E27)
	COMPACT FUORESCENT LAMP 9 W.220V.50 Hz. SCREW TYPE (E27)
	COMPACT FUORESCENT LAMP 9 W.220V.50 Hz.ชนิด DOWNLIGHT เติละมีฝาปิดบน
	โคม INCANDESCENT 1X36W (ขาขาว) เกลียวขนายหนึ่ง
	CIRCUIT BREAKER 15.A สำหรับห้องพักนักเรียน
	การตั้งพัก
	สวิตช์เชื่อมกับอาคาร
	SWITCH 15 A. 250 V.ชนิดเปิด-ปิดธรรมดา แบบใช้ช่องพลาตีกิ่งไม้และไม้พร้อมหลอดหลอดหลอด 1.20 ม.
	SWITCH 15 A. 250 V.ชนิดเปิด-ปิดธรรมดา แบบใช้ช่องพลาตีกิ่งไม้และไม้พร้อมหลอดหลอดหลอด 1.20 ม.
	LOAD PANEL
	OUT LET 15A.250V.เป็นแบบปลั๊กใช้ช่องพลาตีกิ่งไม้และไม้พร้อมหลอดหลอดหลอด 1.20 ม.
	OUT LET 15A.250V.เป็นแบบปลั๊กใช้ช่องพลาตีกิ่งไม้และไม้พร้อมหลอดหลอดหลอด 1.20 ม.
	TV - OUTLET ติดผนังบริเวณในห้องนอน 1.20 ม. ไว้ใช้เชื่อมต่อทีวีกับ SWITCH
	ปลั๊กกรง
	จุดต่อท่อระบายน้ำจากห้องน้ำลงสู่ท่อ
	ตัวนำกรังท์
	GROUND
	เครื่องปรับอากาศ – FAN COIL UNIT
	เครื่องปรับอากาศ – CONDENSING UNIT
	12 V. DC 24 AH. AUTOMATIC EMERGENCY LIGHT HALOGEN LAMP 2 X 35 W พร้อม RECEPTACLE 15 A. 250 V. ติดผนังบริเวณในห้องนอน 2.40 ม.
	พัดลมดูดอากาศขนาด 12" 220 V 50Hz.
	หัวดับเพลิงมือถือ W fire winner รุ่น 15 lbs หรือเทียบเท่า
	สัญญาณเตือนภัยน้ำประปาไหลรั่วผิดปกติ
	โหม่งน้ำ
	เครื่องทำน้ำอุ่นแก๊สของบ้านเรือน

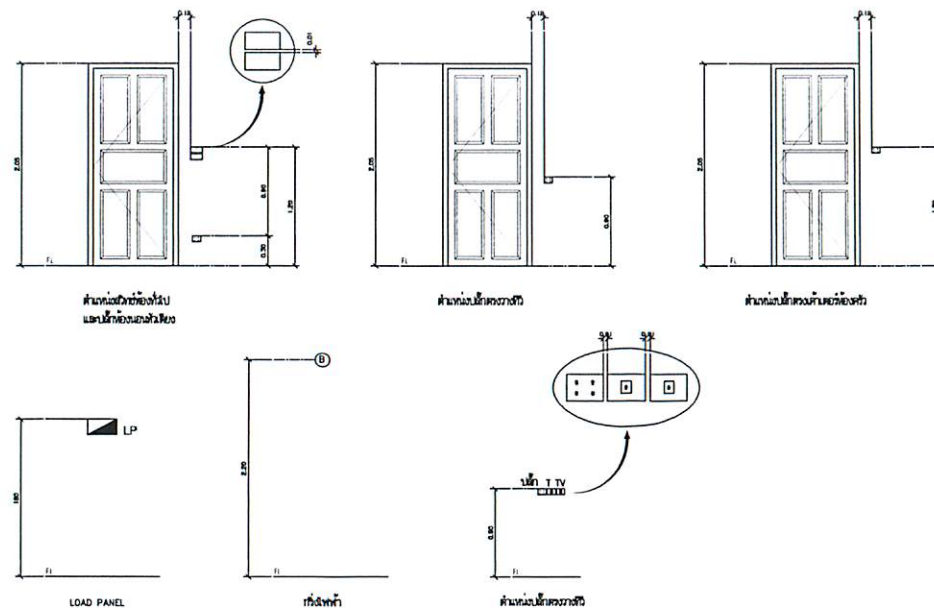


ตำแหน่งปลัดและสวทชในโครงการ กัลปพฤกษ์

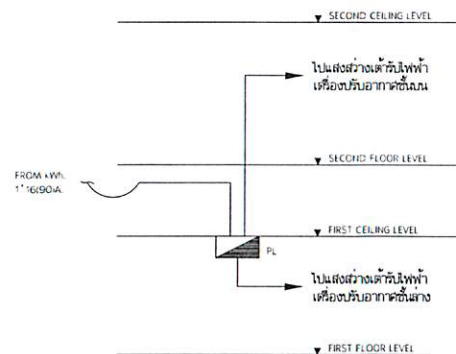

ELECTRICAL RISER DIAGRAM

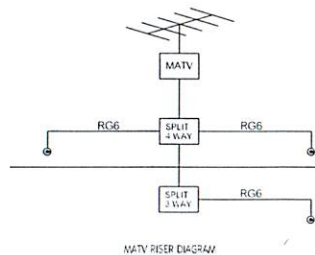

MATV RISER DIAGRAM

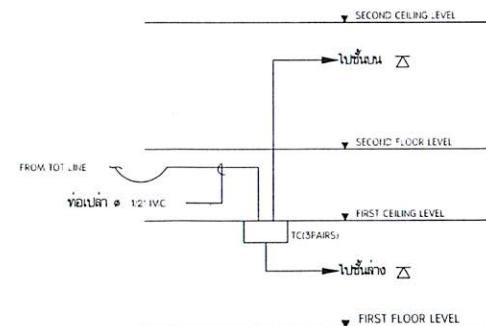

TELEPHONE RISER DIAGRAM

หมายเหตุ :

1. การนำสายไฟภายในอาคารทั้งหมด ผ่านตัวเก็บดินด้วย
โดยวิธี CLAMP ทุกๆ 150 ซม.
2. สายไฟภายในอาคารทั้งหมดผ่านตัวเก็บดินด้วยขนาด 2x 2.5 / 1.5 มม.
+ G (TABLE 1) บนตัวเก็บดิน สายไฟภายในอาคารขนาดนี้ใช้สำหรับ
ผ่านตัวเก็บดินที่มีขนาด 2x1 มม. (TABLE 2) แล้วเดินสาย
3. ในการนำสายไฟไปติดตั้งตามผนังที่ต่าง-ๆตามห้องนั้นเป็น
ปกติเพื่อป้องกันความเสียหายจากสิ่งแปลกปลอม เช่น ไม้ฉาก
เปลี่ยนเป็นท่อพลาสติกทรงกลม หรือใช้เส้นใยแก้วเสริมความ
4. ในการติดตั้งสายไฟภายในอาคารนั้น วิธีการที่ง่ายที่สุดคือใช้ท่อ
(SLEEVE) ทำด้วย PVC
5. ในการนำสายไฟภายในอาคารนั้น การนำสายไฟภายในอาคาร
ผ่านตัวเก็บดินด้วยขนาด 2x 2.5 / 1.5 มม. + G (TABLE 1) บนตัวเก็บดิน



โครงการ :
ปรับปรุงและต่อเติมห้องพักรับรองอาหารกลางวัน
ให้เป็นที่นั่งพักผ่อนและรับประทานอาหาร
การเงินและการลงทุน การตลาดและ
การบัญชี และเศรษฐศาสตร์

WETTERNO :

มหาวิทยาลัยเกษตรศาสตร์

စာမျက်နှာ : ၁

รองศาสตราจารย์ ดร.สุเมธ พงษ์พานิช
อธิการบดีมหาวิทยาลัยพะเยา

ออกแบบโดย :

CONSIGN
engineering

ผลการพิจารณา

นางสาวกนกพร
นายสมชาย และนางสาวกนกพร

รวม ๒ หน้า

● 2000年10月1日

• **Subsidiary**

WORLD & HOME LITERATURE 11

ผู้ช่วยศาสตราจารย์ ดร.ประจักษ์ ภาณุวัฒน์
(รองอธิการบดีฝ่ายบริหารและแผน)


นางสาววงเดือน คักดีบุญเรือง
(ข้าราชการบำนาญสำนักงาน)

ผู้เขียน : วาท
นางสาวกช และสันภาพาง

វិធានការ	ឈ្មោះ
----------	-------

721	15	EE-
-----	----	-----

EE-01

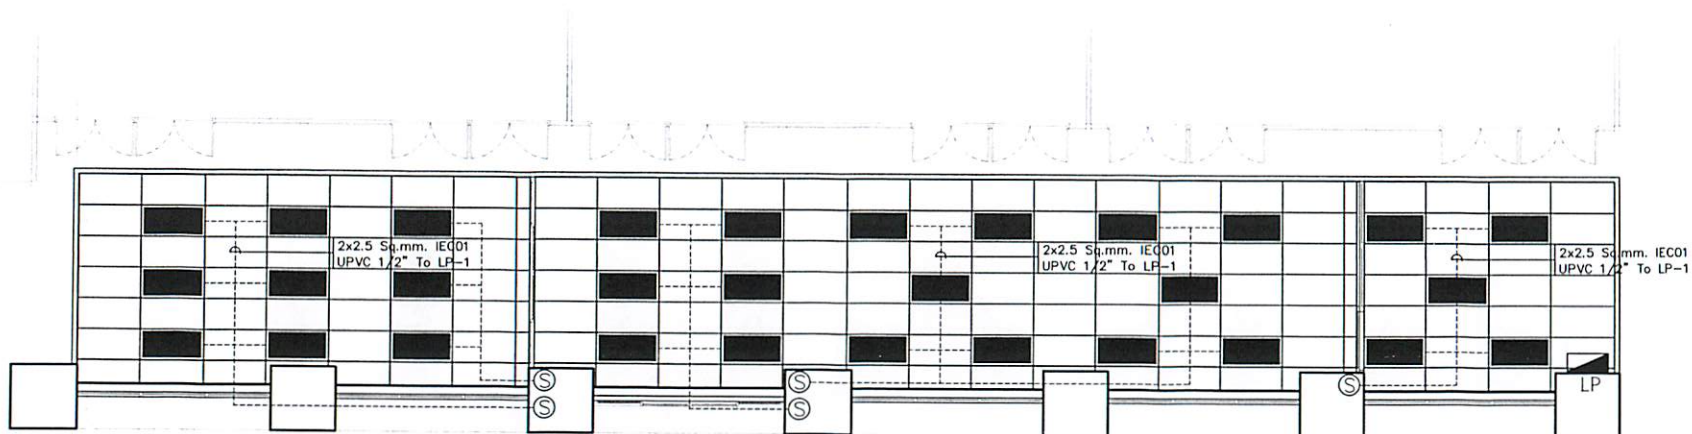

สัญลักษณ์แบบ	รายละเอียด
	โคมไฟพานแสง LED 72 วัตต์ ขนาด 60x120 ซม.
	ตำแหน่งสวิตช์เปิด-ปิดไฟฟ้า 2 ตั้วใน 1 ตลับ 15 A 240 V.AC ผังผนัง
	สายไฟฟ้า IEC01 (THW) 2x2.5 Sq.mm.เดินในท่อ UPVC 1/2"
	LOAD CENTER 24 ช่อง

↑
ทางเข้า



ทางเท้า +0.15

ทางเท้า +0.00

แปลนแสงสว่าง

SCALE

1:100



โครงการ :
ปรับปรุงอาคารเรียนระดับมัธยมศึกษาตอนต้น
โรงเรียนราชภัฏสกลนคร
การเขียนแบบอาคาร การออกแบบโครงสร้าง
การควบคุม และตรวจสอบ

เจ้าของ :
มหาวิทยาลัยสกลนคร

ผู้จัดทำ :
นางสาวพรพรรณ หงษ์กร พจนานันท์
บัณฑิตมหาวิทยาลัยสกลนคร

ออกแบบโดย :
CONSIGN
บริษัท คอนซายน์ จำกัด

สถาปนิก

วิศวกร :
นายสมชาย แสงสว่าง กย.62196

วิศวกรไฟฟ้า

วิศวกรสุขาภิบาล

วิศวกรโยธา

รายการแก้ไข :

ผู้ตรวจสอบ :
นางสาวพรพรรณ หงษ์กร พจนานันท์ (บัณฑิต)
(ควบคุมการก่อสร้างและตรวจสอบ)


ผู้เขียน :
นางสาวพรพรรณ หงษ์กร พจนานันท์ (บัณฑิต)
(เขียนแบบอาคารและโครงสร้าง)

ผู้รับ :
นายสมชาย แสงสว่าง

วันที่รับ :
วันที่

รวม 15
EE-02



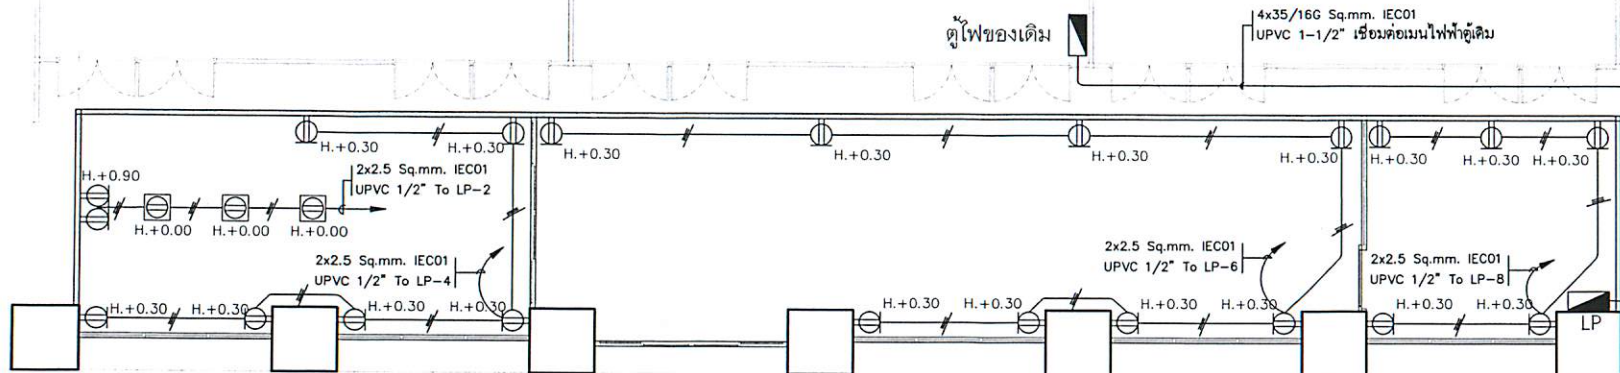

สัญลักษณ์แบบ	รายละเอียด
	เดินรับไฟฟ้าฝังผนังแบบคู่สายดินสำหรับเครื่องใช้ไฟฟ้า 2 ตีดิน 1 ตลับ 15 A 240 V.AC ฝังผนัง
	เดินรับไฟฟ้าฝังพื้น 15 A 240 V.AC ฝังพื้น
	สายไฟฟ้า IEC01 (THW) 2x4/2.5G Sq.mm.เดินในท่อ UPVC 1/2"
	LOAD CENTER 24 ช่อง



ทางเท้า +0.15

ทางเท้า +0.00

แปลนเตารับไฟฟ้า

SCALE 1:100



โครงการ :
ปรับปรุงและต่อเติมสิ่งอำนวยความสะดวกภายในมหาวิทยาลัยราชภัฏบรียรัมย์
การจ้างและก่อสร้าง การจัดหาวัสดุ การบัญชี และช่างผู้เกี่ยวข้อง

เจ้าของ :
มหาวิทยาลัยราชภัฏบรียรัมย์

อนุมัติ :

รองศาสตราจารย์ ดร.สุภากร พงศพานธุ์
อธิการบดีมหาวิทยาลัยราชภัฏบรียรัมย์

ออกแบบโดย :

CONSIGN
ENGINEERING

สถาปนิก

วิศวกรโยธา :

นายสมชาย แฉะสีสาทอง ๒๕๖2196

วิศวกรไฟฟ้า

วิศวกรสุขาภิบาล

วิศวกรเครื่องกล

รายงานตามแก้ไข :

ผู้ควบคุมโครงการ : ดร.บรรณรักษ์ ธีระจิตต์นิล
(รองอธิการบดีมหาวิทยาลัยราชภัฏบรียรัมย์)

นางสาววงศศิธร ศิริสุญญะ
(ข้าราชการมหาวิทยาลัยราชภัฏบรียรัมย์)

ผู้เขียน :

นายสมชาย แฉะสีสาทอง

วันที่รับ
แผ่นที่

รวม 15 EE-03





โครงการ :
ปรับปรุงระบบปรับอากาศและระบบไฟฟ้า
ในตึกเรียน อาคารเรียน 100 ปี
โรงเรียนเตรียมอุดมศึกษา
กรุงเทพมหานคร

วันที่ :
15/10/2564

โดย :
นายสมชาย ใจดี
ผู้อำนวยการโรงเรียน

ออกแบบโดย :
บริษัท คอนซีน จำกัด
100 ปี

สถาปนิก :
นายสมชาย ใจดี

วิศวกร :
นายสมชาย ใจดี

ช่างเทคนิค :
นายสมชาย ใจดี

ช่างเทคนิค :
นายสมชาย ใจดี


ช่างเทคนิค :
นายสมชาย ใจดี

ช่างเทคนิค :
นายสมชาย ใจดี

ช่างเทคนิค :
นายสมชาย ใจดี

ช่างเทคนิค :
นายสมชาย ใจดี

ช่างเทคนิค :
นายสมชาย ใจดี

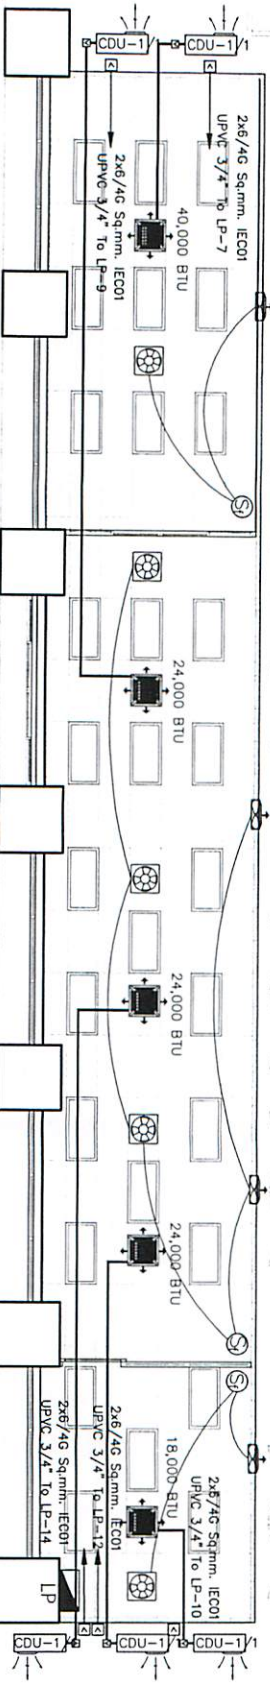

สัญลักษณ์	รายละเอียด
	เครื่องปรับอากาศ 4 วัตต์ (INVERTER Cassette Type)
	ห้องปรับอากาศ แบบผนังทึบ 10 นิ้ว
	ห้องปรับอากาศ แบบผนังทึบ 12 นิ้ว
	ตำแหน่งติดตั้ง - บิด สลักยึดปรับอากาศ 10 A 240 V.AC ฝั่งผนัง ติดกับผนังไฟฟ้าฝั่งข้าง
	ISOLATE SWITCH 20A 2P

ทางเท้า +0.15

ทางเท้า +0.00

แปลนระบบปรับอากาศ

SCALE 1:100

